
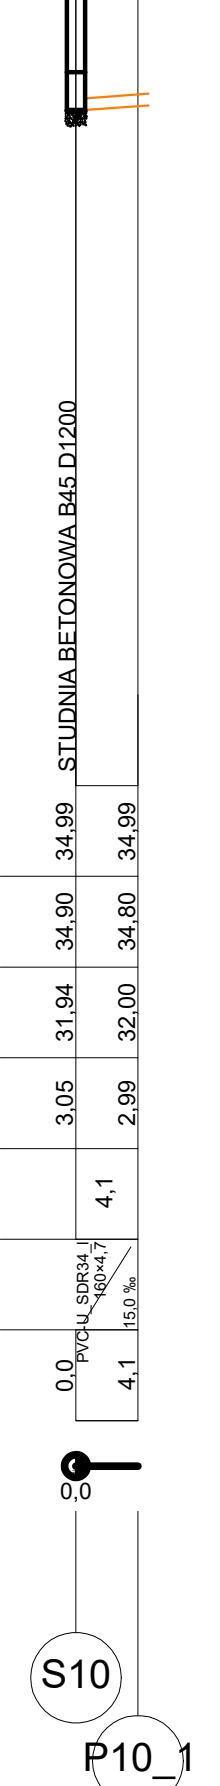
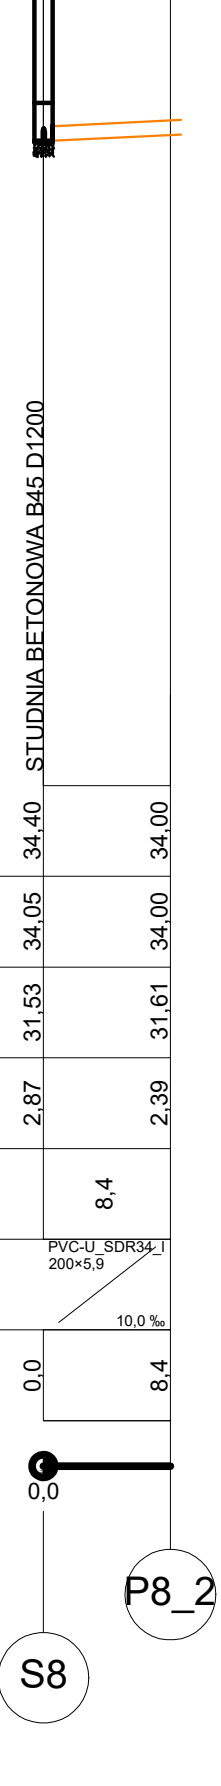
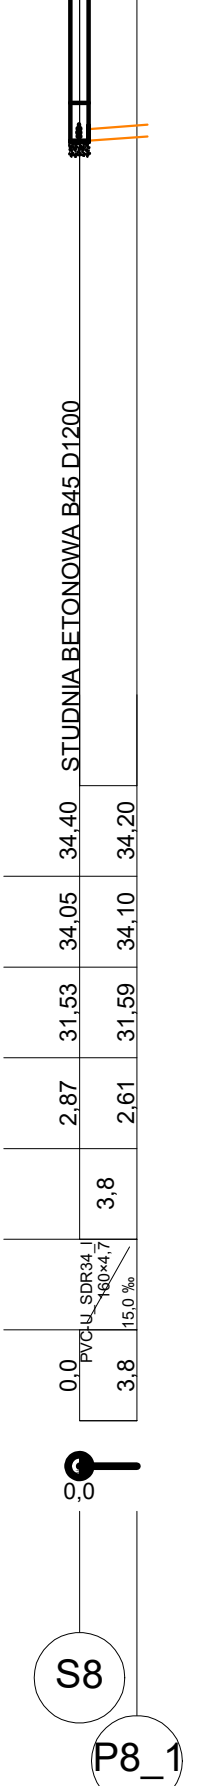
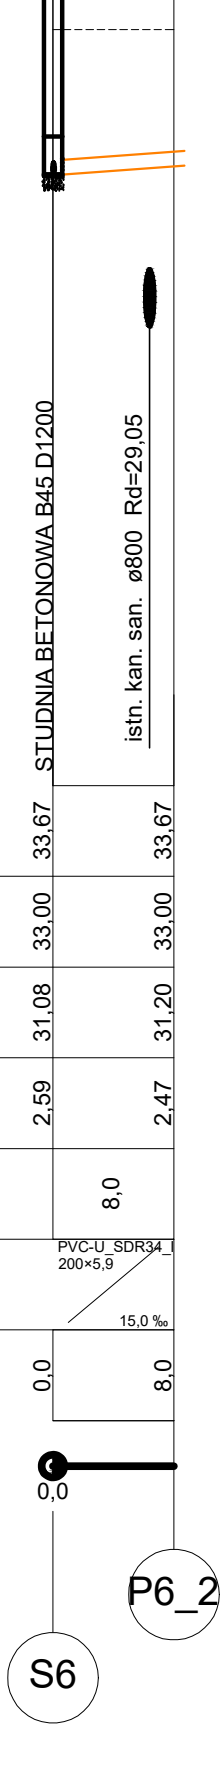
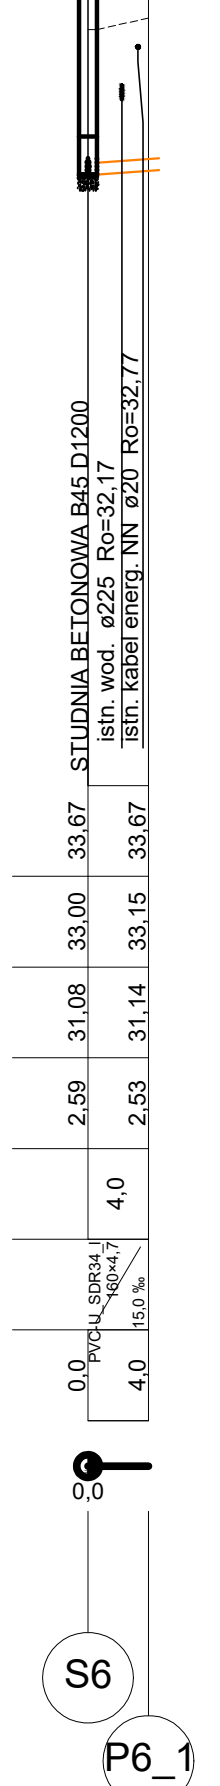


Poziom prównawczy 23,00 m n.p.m.

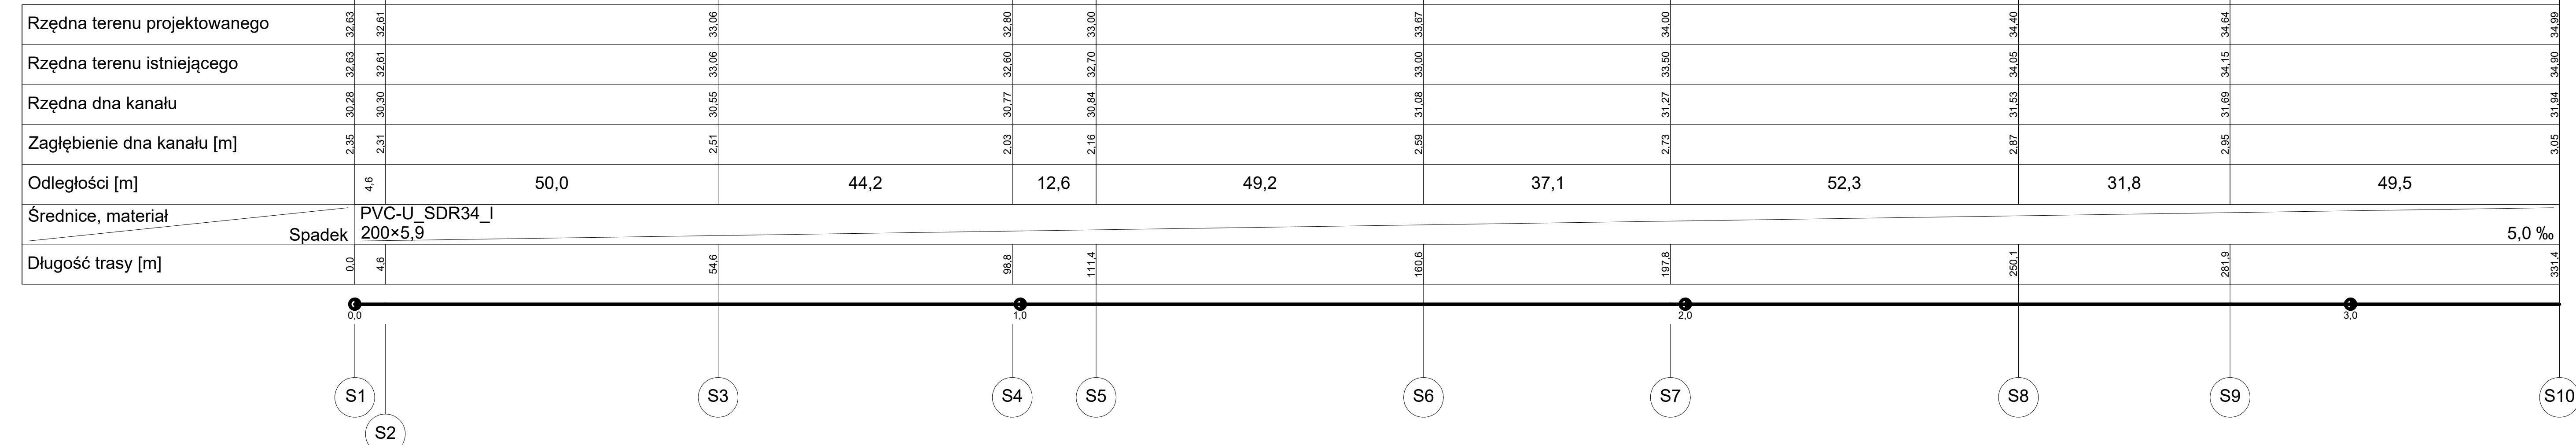

<b>"MEDIUM" MOCZULSKI JAN</b> Przedsiębiorstwo Wielobranżowe 66-400 Gorzów Wlkp. ul. Żuchów 37, tel. 601-764255, e-mail: medium@moczulski.com.pl			
PRAWA AUTORSKIE ZASTRZEŻONE			
Kierownik proj.: mgr inż. JAN MOCZULSKI	Projektował: mgr inż. JAN MOCZULSKI	data: 10-03-2017	zakres:
Opracował: mgr inż. ALBIN POLESZCZUK	data: 10-03-2017	zakres:	zakres:
data i miejsce opracowania: GORZÓW Wlkp.	nazwa projektu: PROFIL PODŁUŻNY KANALIZACJI SANITARNEJ, GRAWIT. SIEĆ WOD-KAN, REJON UL. MIEDZYRZECKIEJ, SKWIERZYNA	skala: 1:500 1:100	rysunek nr: PS-2